

Województwo : dolnośląskie
 Powiat : Bolesławiec
 Jednostka ewidencyjna: 020104_5, Nowogrodzic – obszar wiejski
 Obręb : 0003, GODZIESZÓW
 Działka : 519/1, 519/2, 519/3, 519/4, 518/39, 518/40, 518/41

MAPA DO CELÓW PROJEKTOWYCH
 SKALA 1 : 500

Wykonana na podstawie mapy zasadniczej 451.321.1821-ark.28. Uaktualniona w maju 2014 r.
 Granice i numery działek zgodne z mapą ewidencyjną.
 Nie wyklucza się istnienia innych urządzeń bądź sieci uzbrojenia podziemnego, których brak
 nie będzie objętych w KW.
 Układ wysokości : Konstatał ; układ współrzędnych płaskich x,y : 1965
 Nr kancelaryjny : WGR.0840.733.2014
 Wykonał :

USŁUGI GEODEZYJNO-KARTOGRAFICZNE
 Lastaw Pokładek
 Wilczy Las 10 A
 59-720 Rałoborzewice Game
 tel. 503 089 623
 NIP 612-156-52-53 REGON 231191550


GEODEZJA UPRAWNIENI
 Inż. Lastaw Pokładek
 nr upraw. 1487

26. MAJ 2014

Podlega się za niniejszy dokument złożyć opiewany
 w tym celu przez geodezyjnych, kartograficznych, których
 materiały stanowią część operacji zasobu geodezyjnego
 i kartograficznego.
 STAROSTA BOLESŁAWIECKI
 POMIAROWY OŚRODEK DOKUMENTACJI
 GEODEZYJNEJ I KARTOGRAFICZNEJ
 Identyfikator ewidencyjny materiału zasobu - operacji
 technicznego W.G.K. 0840.733.2014
 Data wpisania operacji technicznej do ewidencji
 metryczek zasobu D.3.02.2014
 Inne, nazwisko i podpis osoby reprezentującej organ
 z siedzibą w Bolesławcu, powiat Bolesławiec, województwo dolnośląskie
 Dokumentacji Geodezyjnej
 Anna Szymaszek
 -1-

OZNACZENIA:

- PCV200 SIEĆ KANALIZACYJNA
- PCV160 PRZYŁĄCZE KANALIZACYJNE
- STUDIA REMIZYJNA Z KRĘGÓW BETONOWYCH DN1200
- GRANICA DZIAŁKI
- ZBIORNIK BEZODPŁYWOWY
- TEREN UTRWARDZONY

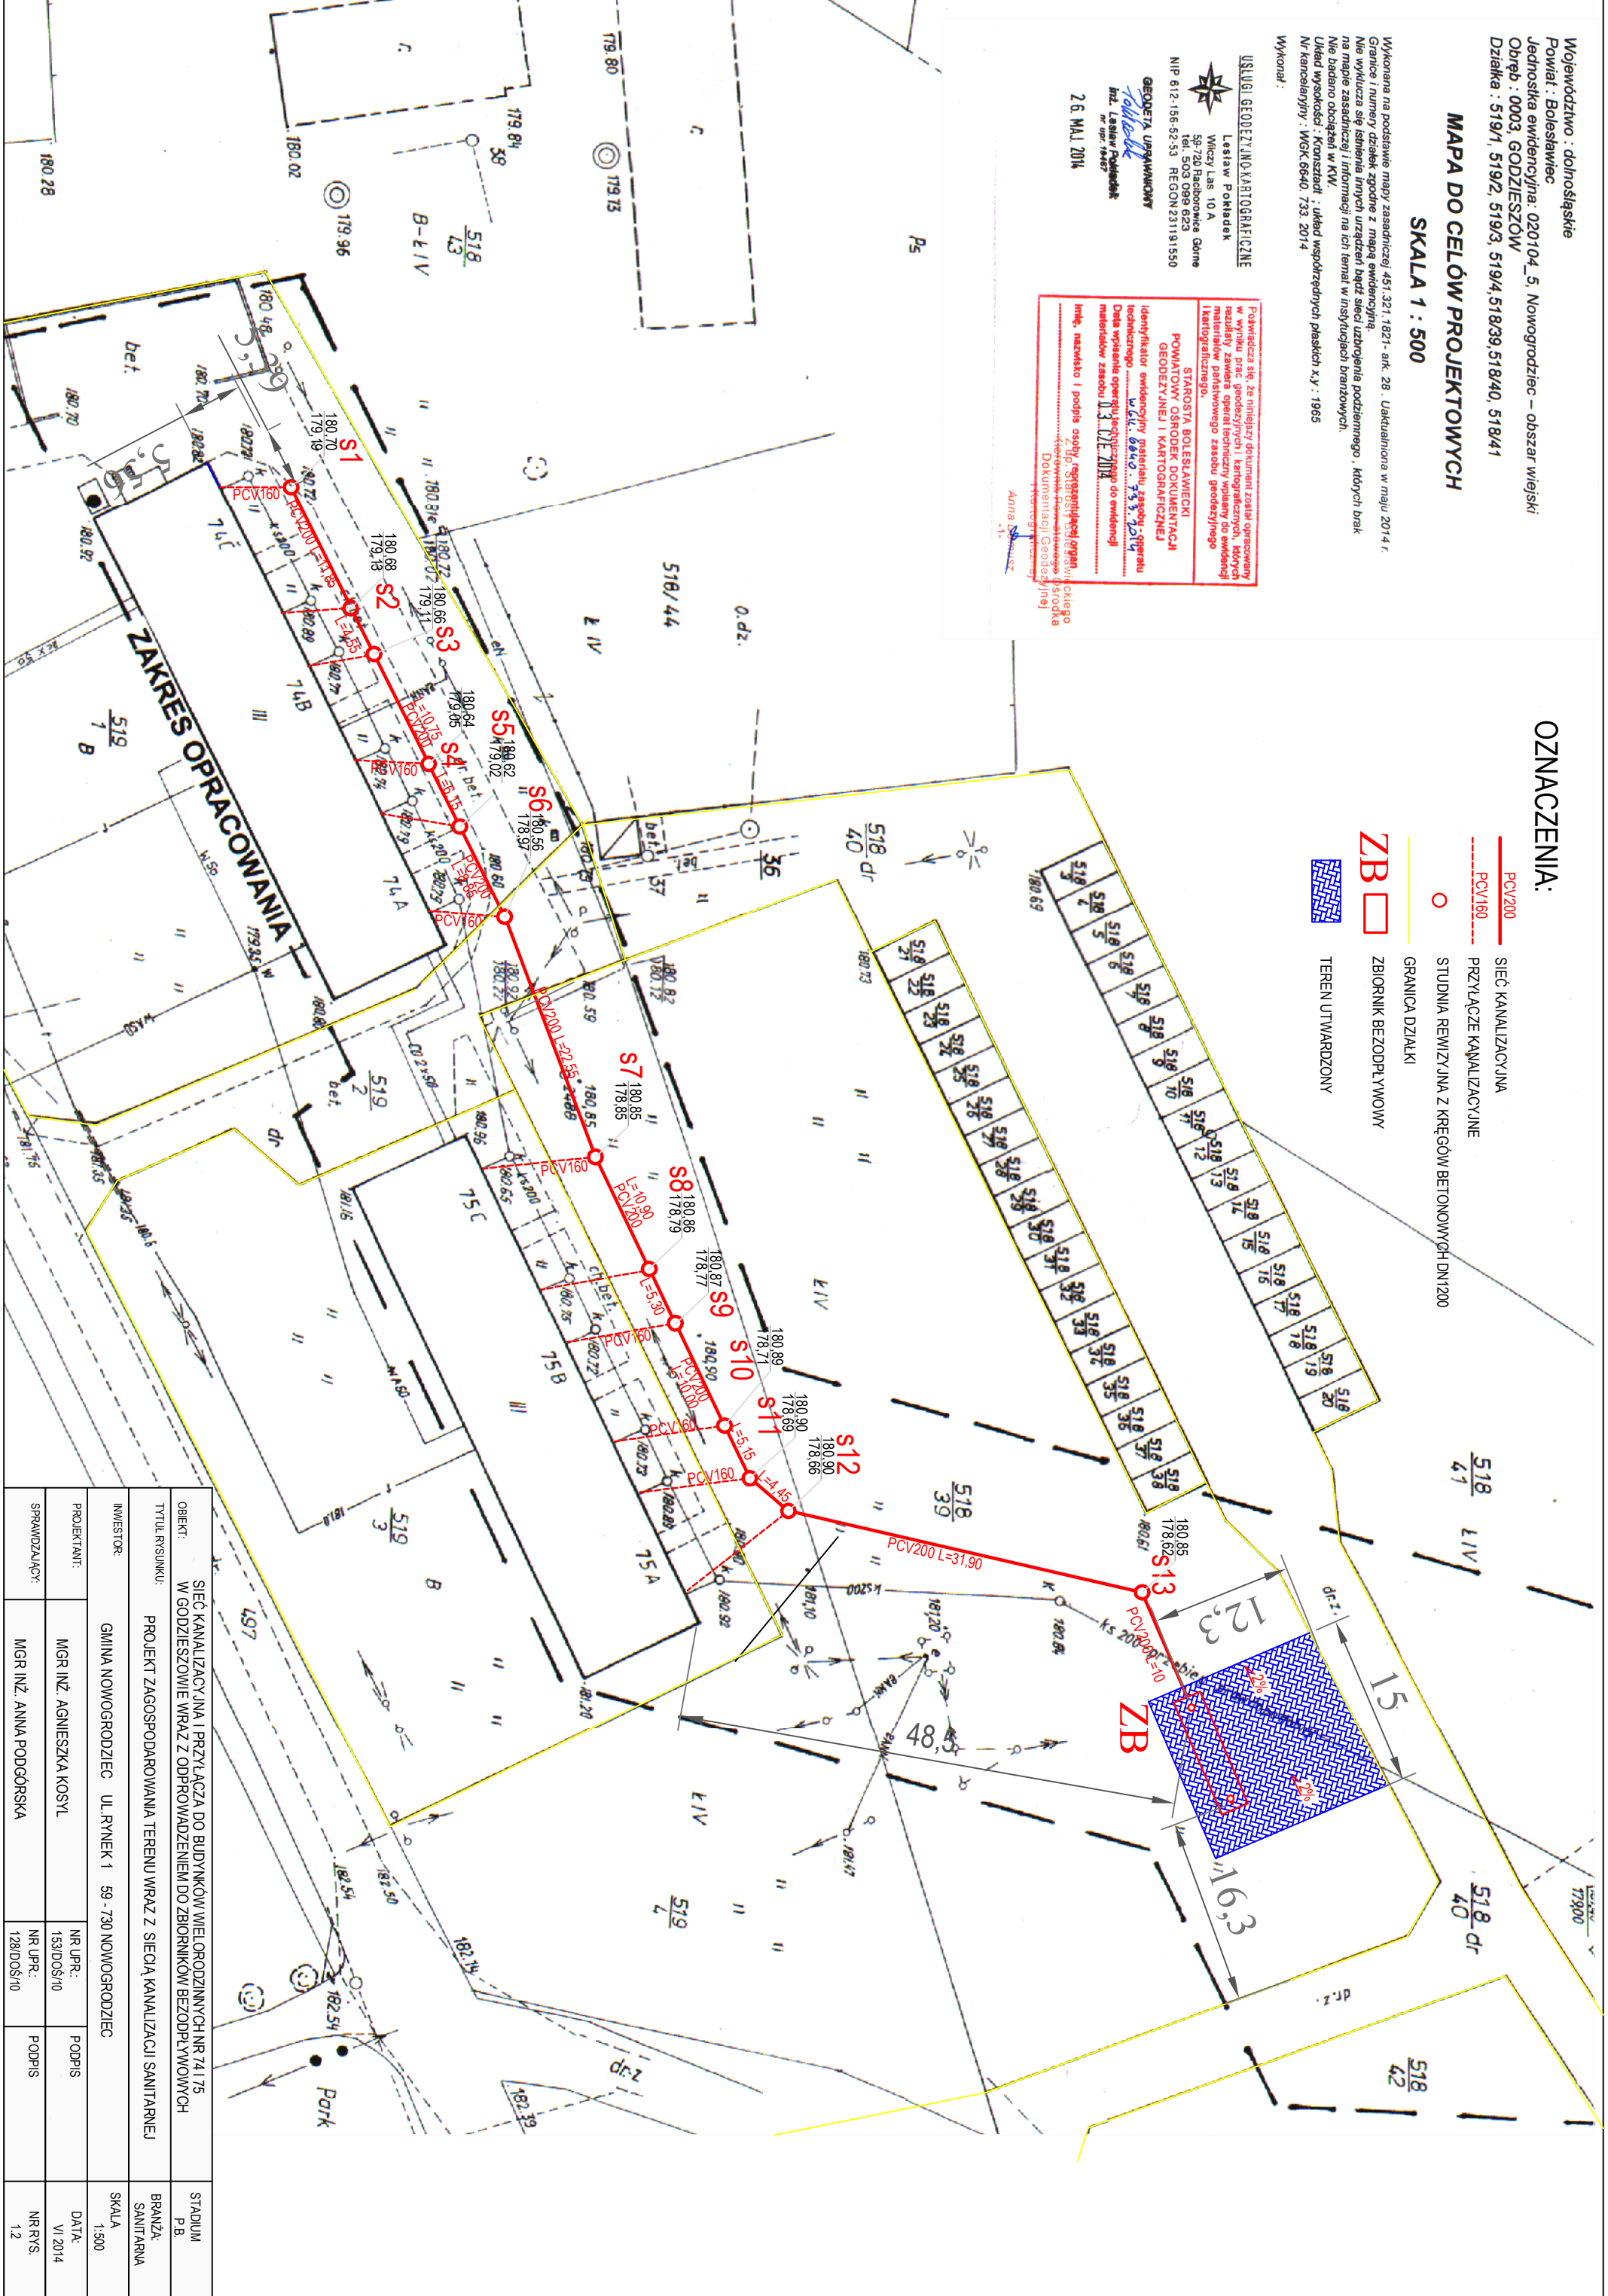

TYTUŁ RYSUNKU: SIEĆ KANALIZACYJNA I PRZYŁĄCZA DO BUDYNKÓW WIELOMIESZKALNYCH NR 74175 W GODZIESZOWIE WRAZ Z ODPROWADZENIEM DO ZBIORNIKÓW BEZODPŁYWOWYCH		STADIUM P.B.
INWESTOR: GMINA NOWOGRODZIEC UL. RYNEK 1 59-730 NOWOGRODZIEC		BRANŻA SANITARNA
PROJEKTANT: MGR INŻ. AGNIESZKA KOSYL	NR UPR.: 153/DOŚ/10	SKALA 1:500
SPRAWDZAJĄCY: MGR INŻ. ANNA PODGORSKA	NR UPR.: 128/DOŚ/10	DATA: VI 2014
		PODPIS NR RYS. 1.2