


WENTYLACJA - RURA WYMIEMNA DN110

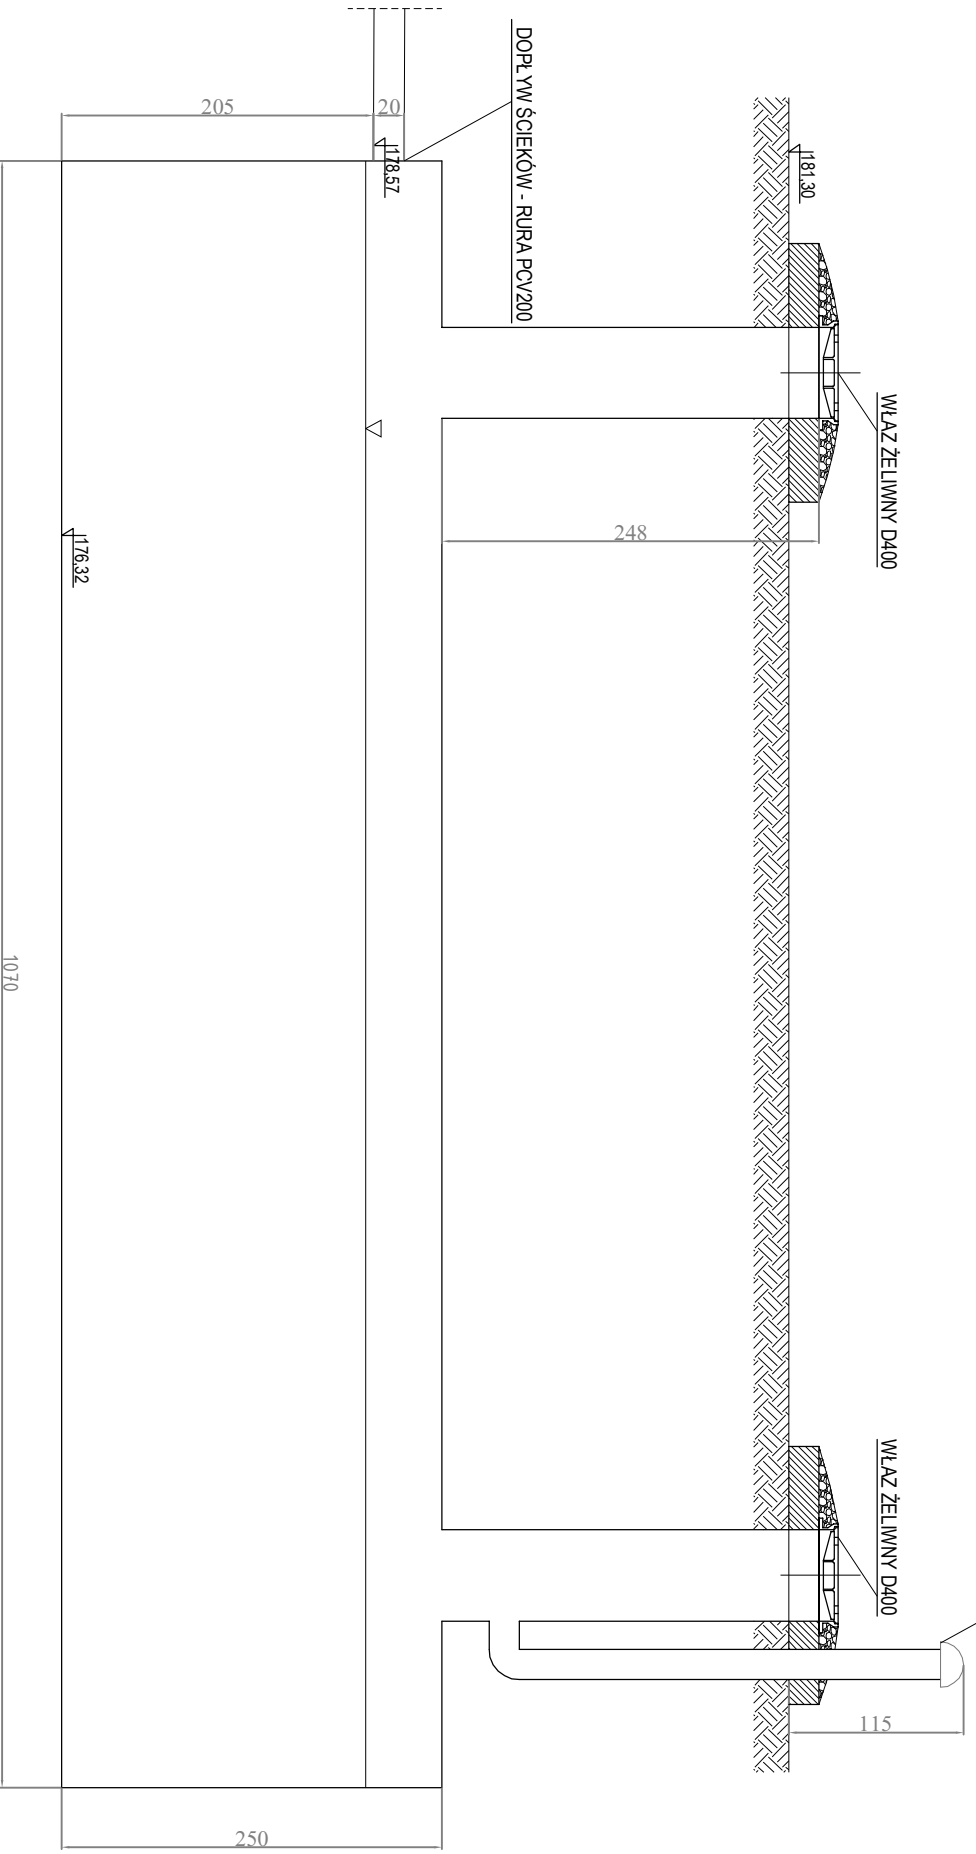

OBIEKT: SIEĆ KANALIZACYJNA I PRZYŁĄCZA DO BUDYNKÓW WIELORODZINNYCH NR 741 175 W GODZIESZOWIE WRAZ Z ODPROWADZENIEM DO ZBIORNIKÓW BEZODPŁYWOWYCH		STADIUM P.B.
TYTUŁ RYSUNKU: RYSUNEK SZCZEGÓŁOWY ZBIORNIKA BEZODPŁYWOWEGO O POJEMNOŚCI 50 m <sup>3</sup>		BRANŻA SANITARNA
INWESTOR: GMINA NOWOGRODZIEC UL. RYNEK 1 59-730 NOWOGRODZIEC		SKALA 1:30
PROJEKTANT: MGR INŻ. AGNIESZKA KOŚYL	NR UPR.: 153/DOS/10	PODPIS DATA: VI 2014
SPRAWDZAJĄCY: MGR INŻ. ANNA PODGÓRSKA	NR UPR.: 128/DOS/10	PODPIS NR RYS. 15